


Przekrój A - A
 - instalacja wentylacyjna
 skala 1:50

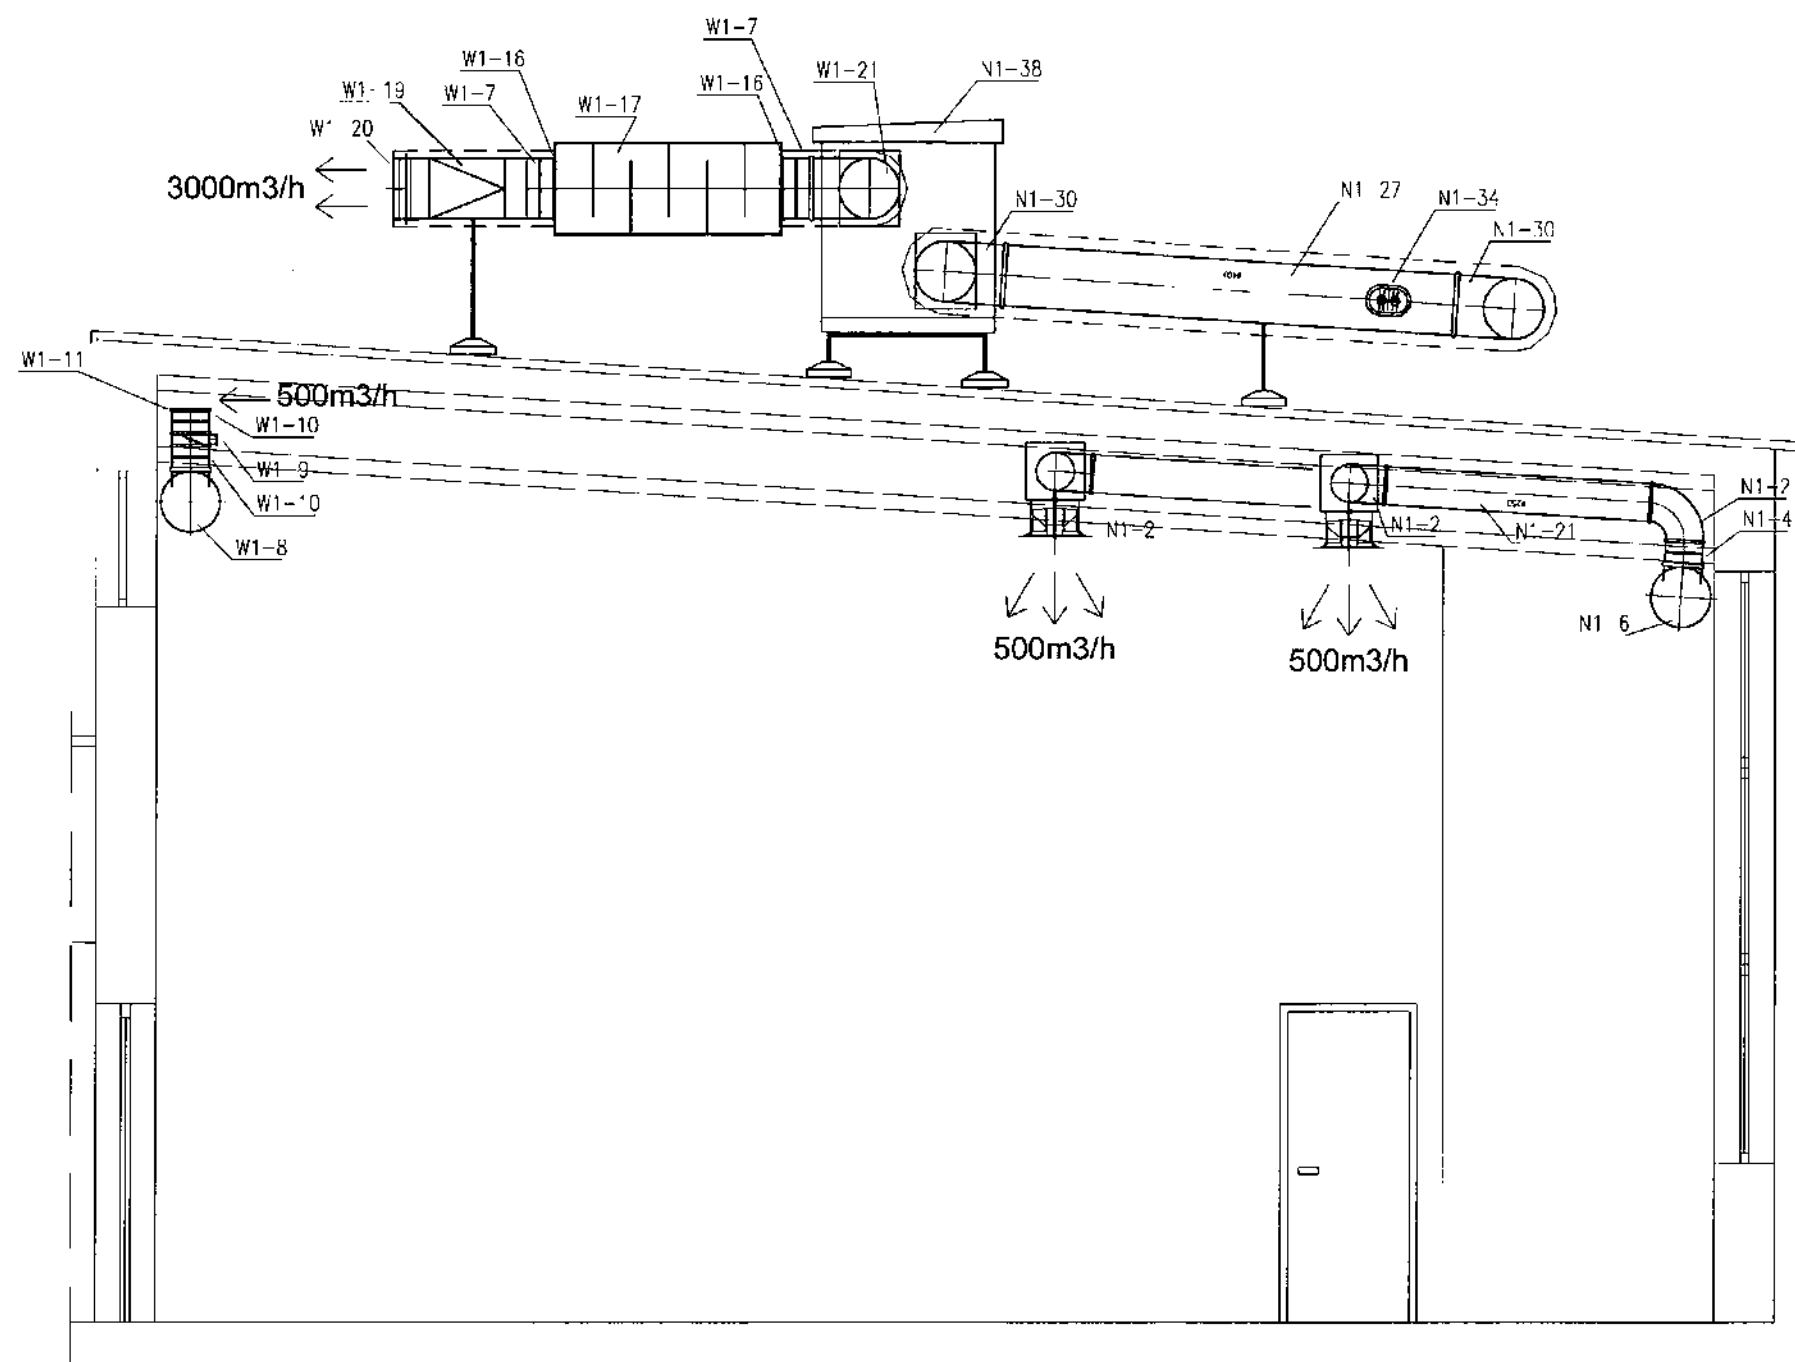

PMP Przedsiębiorstwo PMP; 82-300 Elbląg ul. Rybna 16
 tel./fax: (55) 235-03-72; e-mail: biuro@pmp.elblag.pl

INWESTOR: Gmina Frombork
 ul. Młynarska 5a, 14-530 Frombork
 PROJEKT: Wentylacja mechaniczna istniejącej sali gimnastycznej
 w Zespole Szkół przy ulicy Katedralnej 9 we Fromborku
 ADRES: ul. Katedralna 9, 14-530 Frombork
 działka nr 128/4 obręb 6
 jednostka ewidencyjna 2802034 Frombork

BRANŻA: SANITARNA
 FAZA: PROJEKT BUDOWLANO-WYKONAWCZY

TEMAT: Przekrój A - A - instalacja wentylacyjna

Projektant: mgr inż. Maciej Szlak
 upr. bud. nr WAM/0128/PWOS/13
 Sprawdzający: mgr inż. Piotr Ziębka
 upr. bud. nr MAZ/0190/PWOS/05

SKALA: 1:50 DATA: wrzesień 2015 NR RYS.: 4