


Przekrój B - B
- instalacja wentylacyjna
skala 1:50

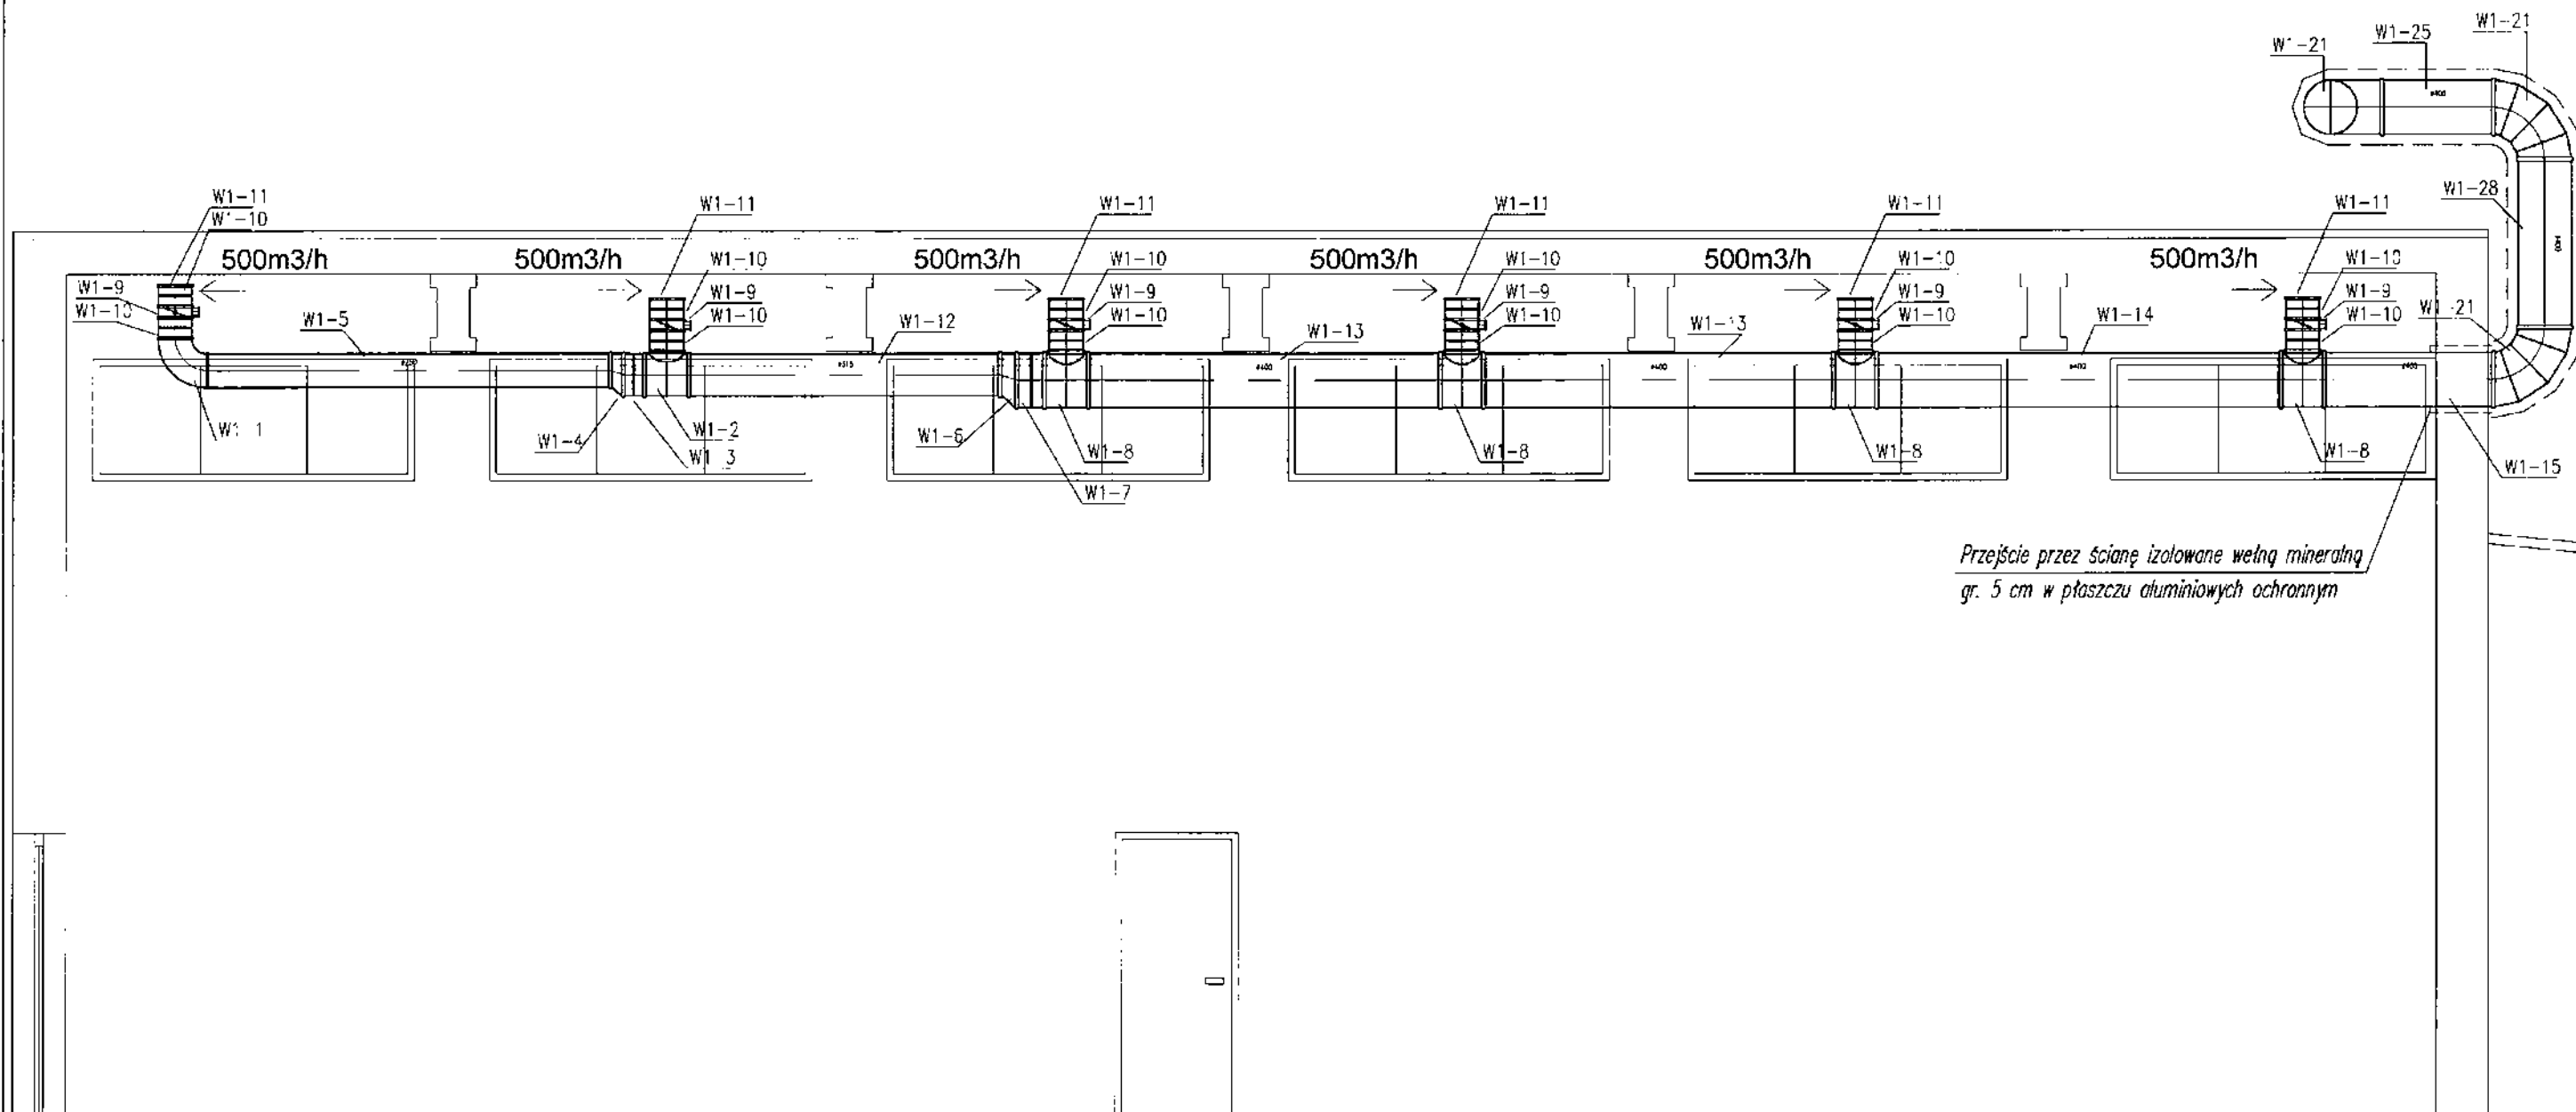

Przejście przez ścianę izolowane wełną mineralną
gr. 5 cm w płaszczy aluminium ochronnym

PMP	Przedsiębiorstwo PMP; 82-300 Elbląg ul. Rybna 16 tel./fax: (55) 235-03-72; e-mail: biuro@pmp.elblag.pl
INWESTOR:	Gmina Frombork ul. Młynarska 5a, 14-530 Frombork
PROJEKT:	Wentylacja mechaniczna istniejącej sali gimnastycznej w Zespole Szkół przy ulicy Katedralnej 9 we Fromborku
ADRES:	ul. Katedralna 9, 14-530 Frombork działka nr 128/4 obręb 6 jednostka ewidencyjna 2802034 Frombork
BRANŻA:	SANITARNA
FAZA:	PROJEKT BUDOWLANO-WYKONAWCZY
TEMAT:	Przekrój B-B - instalacja wentylacyjna
Projektant:	mgr inż. Maciej Szlak
opr. bud. nr	WAM/0128/PWOS/13
Sprawdzający:	mgr inż. Piotr Ziębka
opr. bud. nr	MAZ/0190/PWOS/05
SKALA:	1:50
DATA:	wrzesień 2015
NR RYS:	5