


Przekrój C - C
 - instalacja wentylacyjna
 skala 1:50

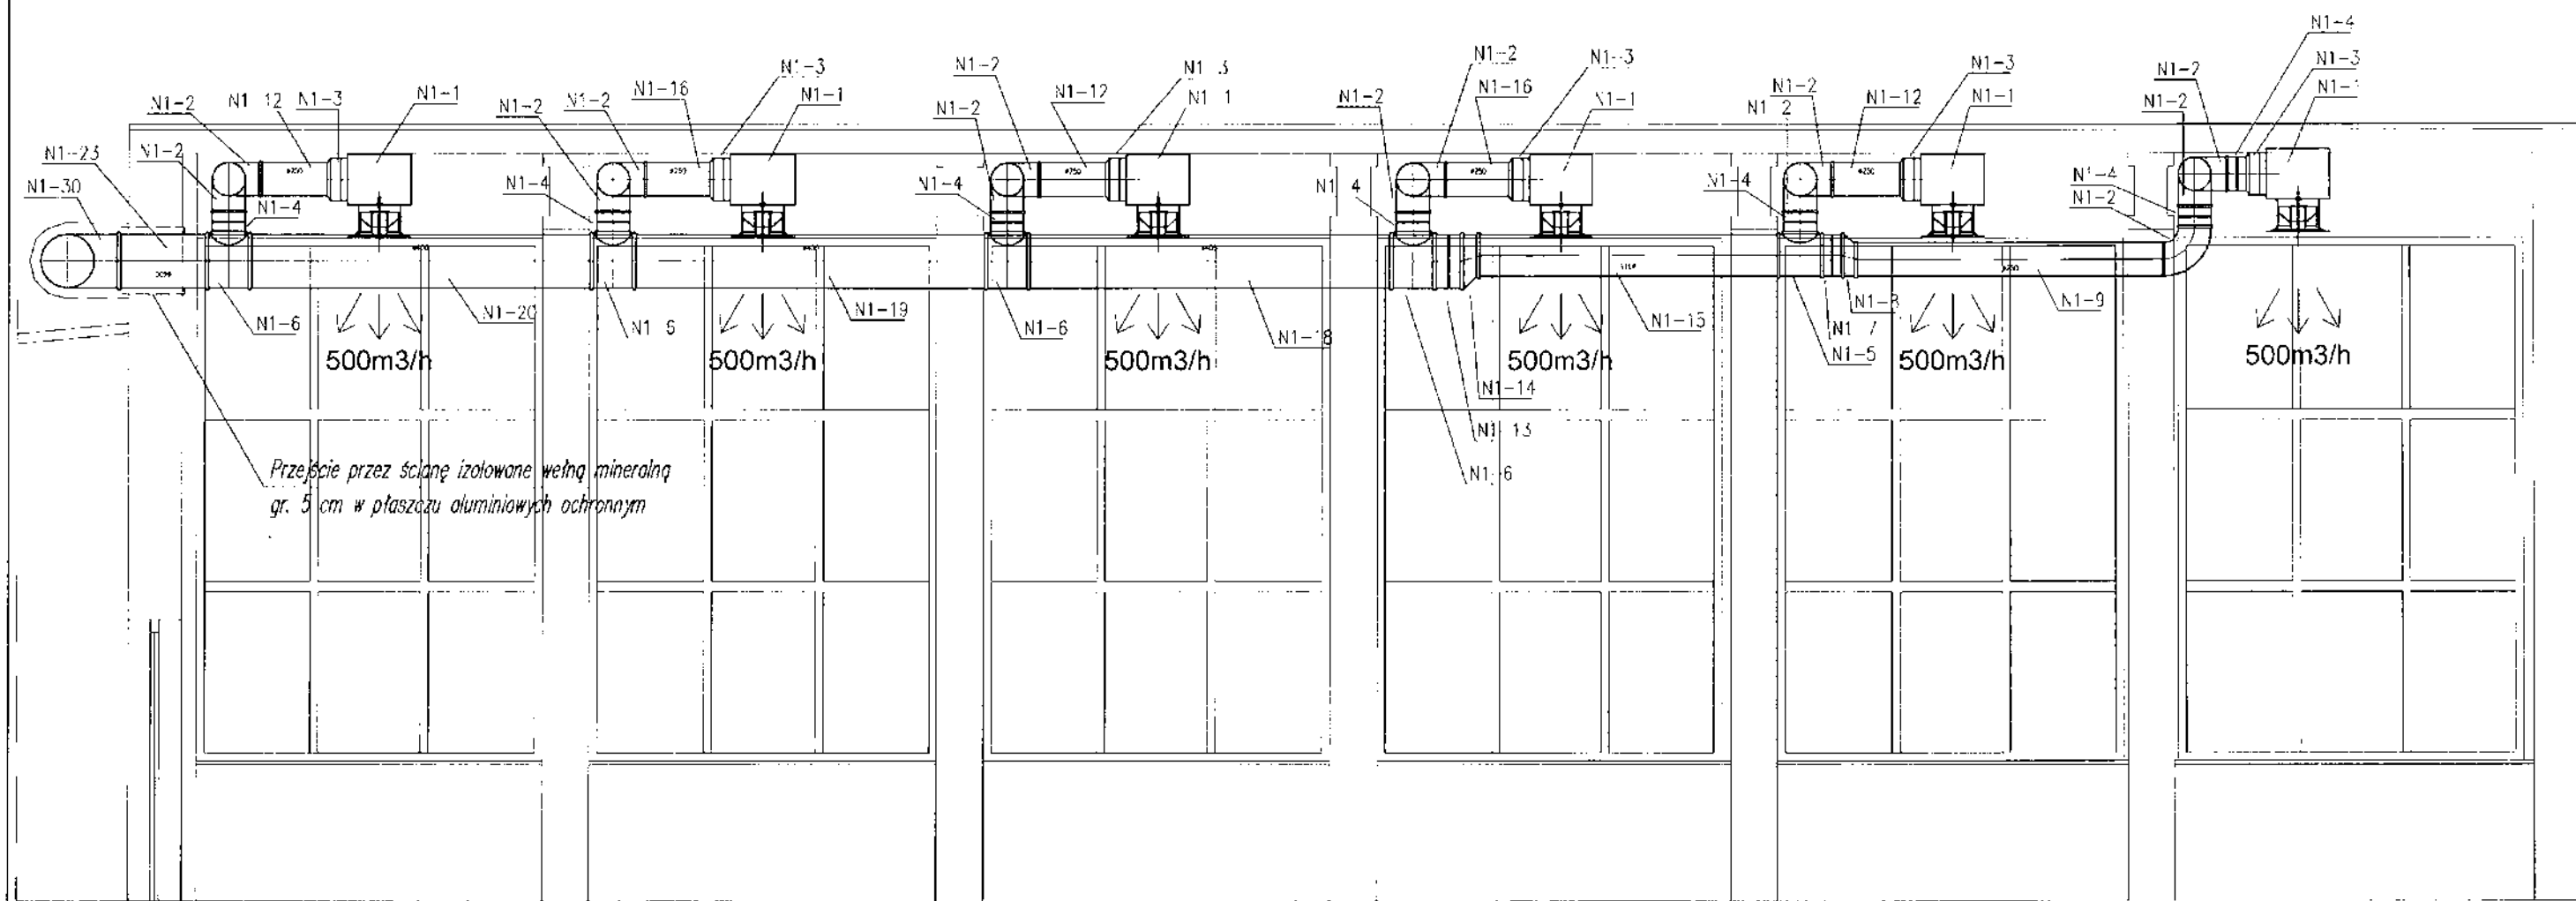

PMP		Przedsiębiorstwo PMP; 82-300 Elbląg ul. Rybna 18 tel./fax: (55) 235-03-72; e-mail: biuro@pmp.elblag.pl	
INWESTOR: Gmina Frombork ul. Młynarska 5a, 14-530 Frombork			
PROJEKT: Wentylacja mechaniczna istniejącej sali gimnastycznej w Zespole Szkół przy ulicy Katedralnej 9 we Fromborku			
ADRES: ul. Katedralna 9, 14-530 Frombork działka nr 128/4 obręb 6 jednostka ewidencyjna 2802034 Frombork			
BRANŻA: SANITARNA			
FAZA: PROJEKT BUDOWLANO-WYKONAWCZY			
TEMAT: Przekrój C-C - instalacja wentylacyjna			
Projektant: mgr inż. Maciej Szlak		<i>[Signature]</i>	
opr. bud. nr WAM/0128/PWOS/13			
Sprawdzający: mgr inż. Piotr Ziębka			
opr. bud. nr MAZ/0190/PWOS/05			
SKALA: 1:50	DATA: wrzesień 2015	NR RYS.: 6	